


LEGENDA E QUANTITATIVO - QUIOSQUES	
Item	Quantidade
— Tubo de Ø50mm	32,60m
— Tubo de Ø75mm	14,80m
— Tubo de Ø100mm	77,35m
Joelho de 90° Ø50mm	10 unid
Curva de 90° Ø50mm	10 unid
Joelho de 45° Ø50mm	08 unid
Ralo sifonado	10 unid
Caixa de gordura de PVC	10 unid
CI-01 Caixa de inspeção	02 unid
CP-01 Caixa de passagem de concreto	16 unid
Curva de 90° Ø100mm	03 unid
Sumidouro circular, em concreto pré-moldado Diâmetro Interno de 1,88 metros	02 unid
Filtro Anaeróbico circular, em concreto pré-moldado Diâmetro Interno de 1,88 metros	17 unid

- NOTAS:
1. TODA TUBULAÇÃO E EM PVC RÍGIDO TERÃO MEDIDAS EM MILÍMETROS; OS TUBOS E CONEXÕES DA REDE DE ESGOTO SANITÁRIO COM DIÂMETROS ATÉ 100 mm SERÃO EM PVC TIPO ESGOTO, SÉRIE REFORÇADA, SOLDÁVEL.
  2. AS LIGAÇÕES DEVERÃO ATENDER OS REGULAMENTOS E NORMAS DAS CONCESSIONÁRIAS LOCAIS.
  3. A COLUNA DE VENTILAÇÃO DEVE ULTRAPASSAR EM PELO MENOS 30 cm O NÍVEL DA COBERTURA, A FIM DE EVITAR ODORES.
  4. NAS TUBULAÇÕES ENTERRADAS ADOTAR RECOBRIMENTO MIN. DE 30cm NOS LOCAIS SEM TRAFEGO DE VEÍCULO E 60cm NOS LOCAIS SUJEITOS A TRAFEGO DE VEÍCULO LEVES.
  5. COMERCIALMENTE OS TUBOS SÃO VENDIDOS COM O COMPRIMENTO DE 6M, LOGO ARREDONDOU-SE, O COMPRIMENTO TOTAL DE TUBO P/ MÚLTIPLO DE 6.

- NOTAS:
- MEDIDAS EM METROS;
  - VERIFICAR DETALHES CONSTRUTIVOS
  - EM CASO DE CONFLITO DE INFORMAÇÕES ENTRE O PROJETO GRÁFICO E O MEMORIAL DESCRITIVO, PREVALECE A INFORMAÇÃO CONTIDA NOS DESENHOS;
  - ALTERAÇÕES NESTE PROJETO SOMENTE COM AUTORIZAÇÃO EXPRESSA DO AUTOR
- REFERÊNCIAS:
- PLANILHA DE QUANTITATIVOS
  - MEMORIAL DESCRITIVO E ESPECIFICAÇÕES TÉCNICAS

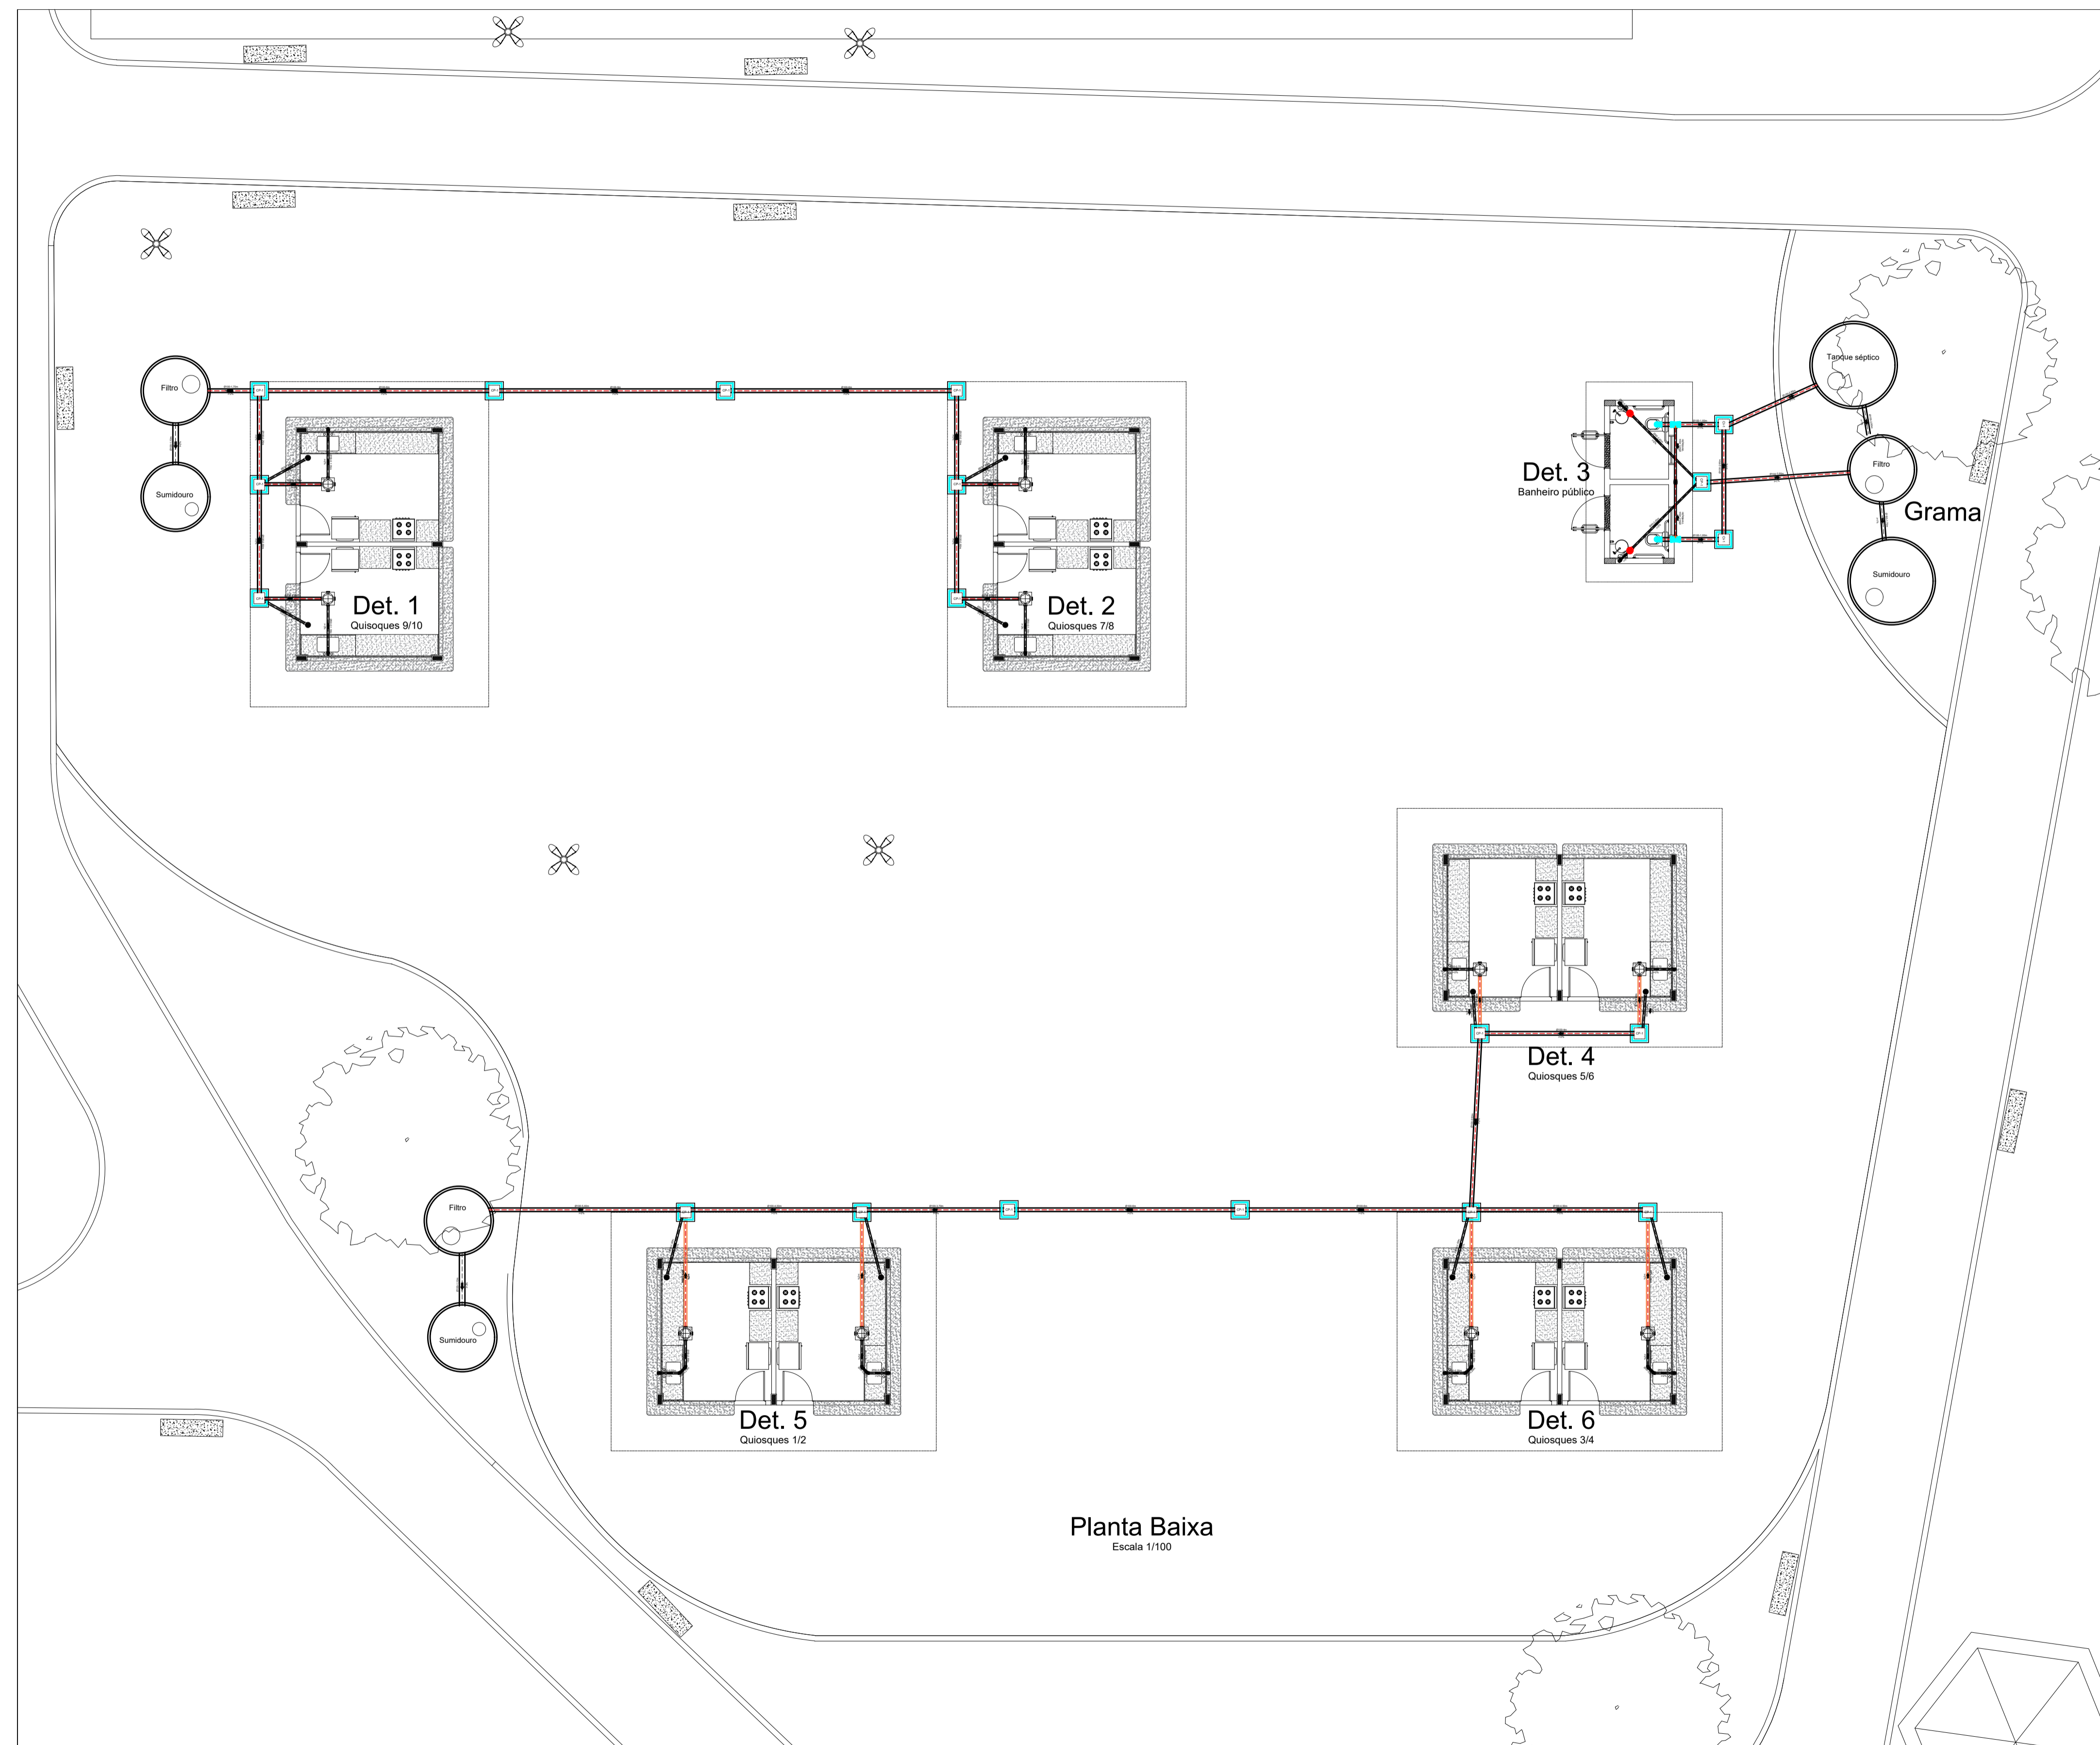


Planta Baixa  
Escala 1/100

CARIMBOS:

PROPRIETÁRIO: PREFEITURA MUNICIPAL DE RURÓPOLIS

PROJETO: ARQª MARUZA BAPTISTA - CAU.28510-2/PA


**MARUZA BAPTISTA**  
 ARQUITETURA E URBANISMO  
 I.: 91\* 984459467 / 91\* 33550070 / 0080  
 E-MAIL: maruzabap@gmail.com

**PREFEITURA MUNICIPAL DE RURÓPOLIS**  
 ASSUNTO: REVITALIZAÇÃO DA PRAÇA CÍVICA DO MUNICÍPIO DE RURÓPOLIS/PA  
 LOCAL: AV. PRESIDENTE MÉDICI, S/Nº, PRAÇA CÍVICA DO MUNICÍPIO DE RURÓPOLIS/PA  
 CONTEÚDO: PLANTA BAIXA ESGOTO GERAL  
 DESENHO CAD: MNB AMORAS / ANDRÉ CASTILHO

DATA: NOVEMBRO/2021  
 ÁREA: 17,290,13 m²  
 REV: 00 DATA: Nov/21  
 ESCALA: INDICADA  
**ESG**  
 01/04

PRETO	PADRÃO	PENAS
CORES		PENAS
01		0,10
02		0,20
03		0,30
04		0,40
05		0,50
06		0,60
07		0,20
08		0,05
09		0,1
11		0,6
RESTANTE COR		
0,2		